

• - punkt osnowy geodezyjnej podlegający ochronie prawnej.
- - - - - zakres aktualizacji

MAPA SYTUACYJNO - WYSOKOŚCIOWA w skali 1 : 1000 MAPA DO CELÓW PROJEKTOWYCH	
Jed. Ewidenc.: 281001_1 Mrągowo	Identyfikator zgłoszenia prac: GK. 6642.1.43.2018
Obwód: 2	Sekcja mapy: 7.210.23.14.1
ul. Młynowo nr. działki: 238/3	7.210.23.09.3
Układ współrzędnych płaskich: „2000” Układ wysokości: Kronsztadt 60	
Geodeta uprawniony: mgr inż. Włodzimierz Antoniuk nr upr. 9872	
ARKUSZ NR 12	WYKONAWCA GEODETA UPRAWNIENY mgr inż. Włodzimierz Antoniuk Świadectwo Wzrostu Geodety nr 5472, Zakres 1; 2
Mrągowo, dn. 07. 06. 2018 r.	

Powinno być, że niniejszy dokument został opracowany w wyniku prac geodezyjnych i kartograficznych, których rezultaty zawiera operat techniczny wpisany do ewidencji materiałów państwowego zasobu geodezyjnego i kartograficznego.

STAROSTA MRĄGOWSKI


Identyfikator ewidencyjny materiału zasobu - operatu technicznego: 2810.2018.524

Data wpisu do operatu technicznego do ewidencji materiałów zasobu: 14 CZE. 2018

Imię, nazwisko i pełnia imię i nazwisko: Z up. STAROSTY Krzysztof Muraszkowski

GŁÓWNY SPECJALISTA w Wydziale Geodezji, Kartografii i Inżynierii Wodociągów i Kanalizacji

Nie wyklucza się istnienia w terenie różnic urządzeń podziemnych, których nie było w chwili wykonania niniejszego projektu. Wszelkie obiekty budowlane wymagające pozwolenia na budowę podlegają wytyczeniu na gruncie przez jednostkę wykonawczą geodezyjną, a po ich wybudowaniu - powykonalowej inwentaryzacji geodezyjnej.

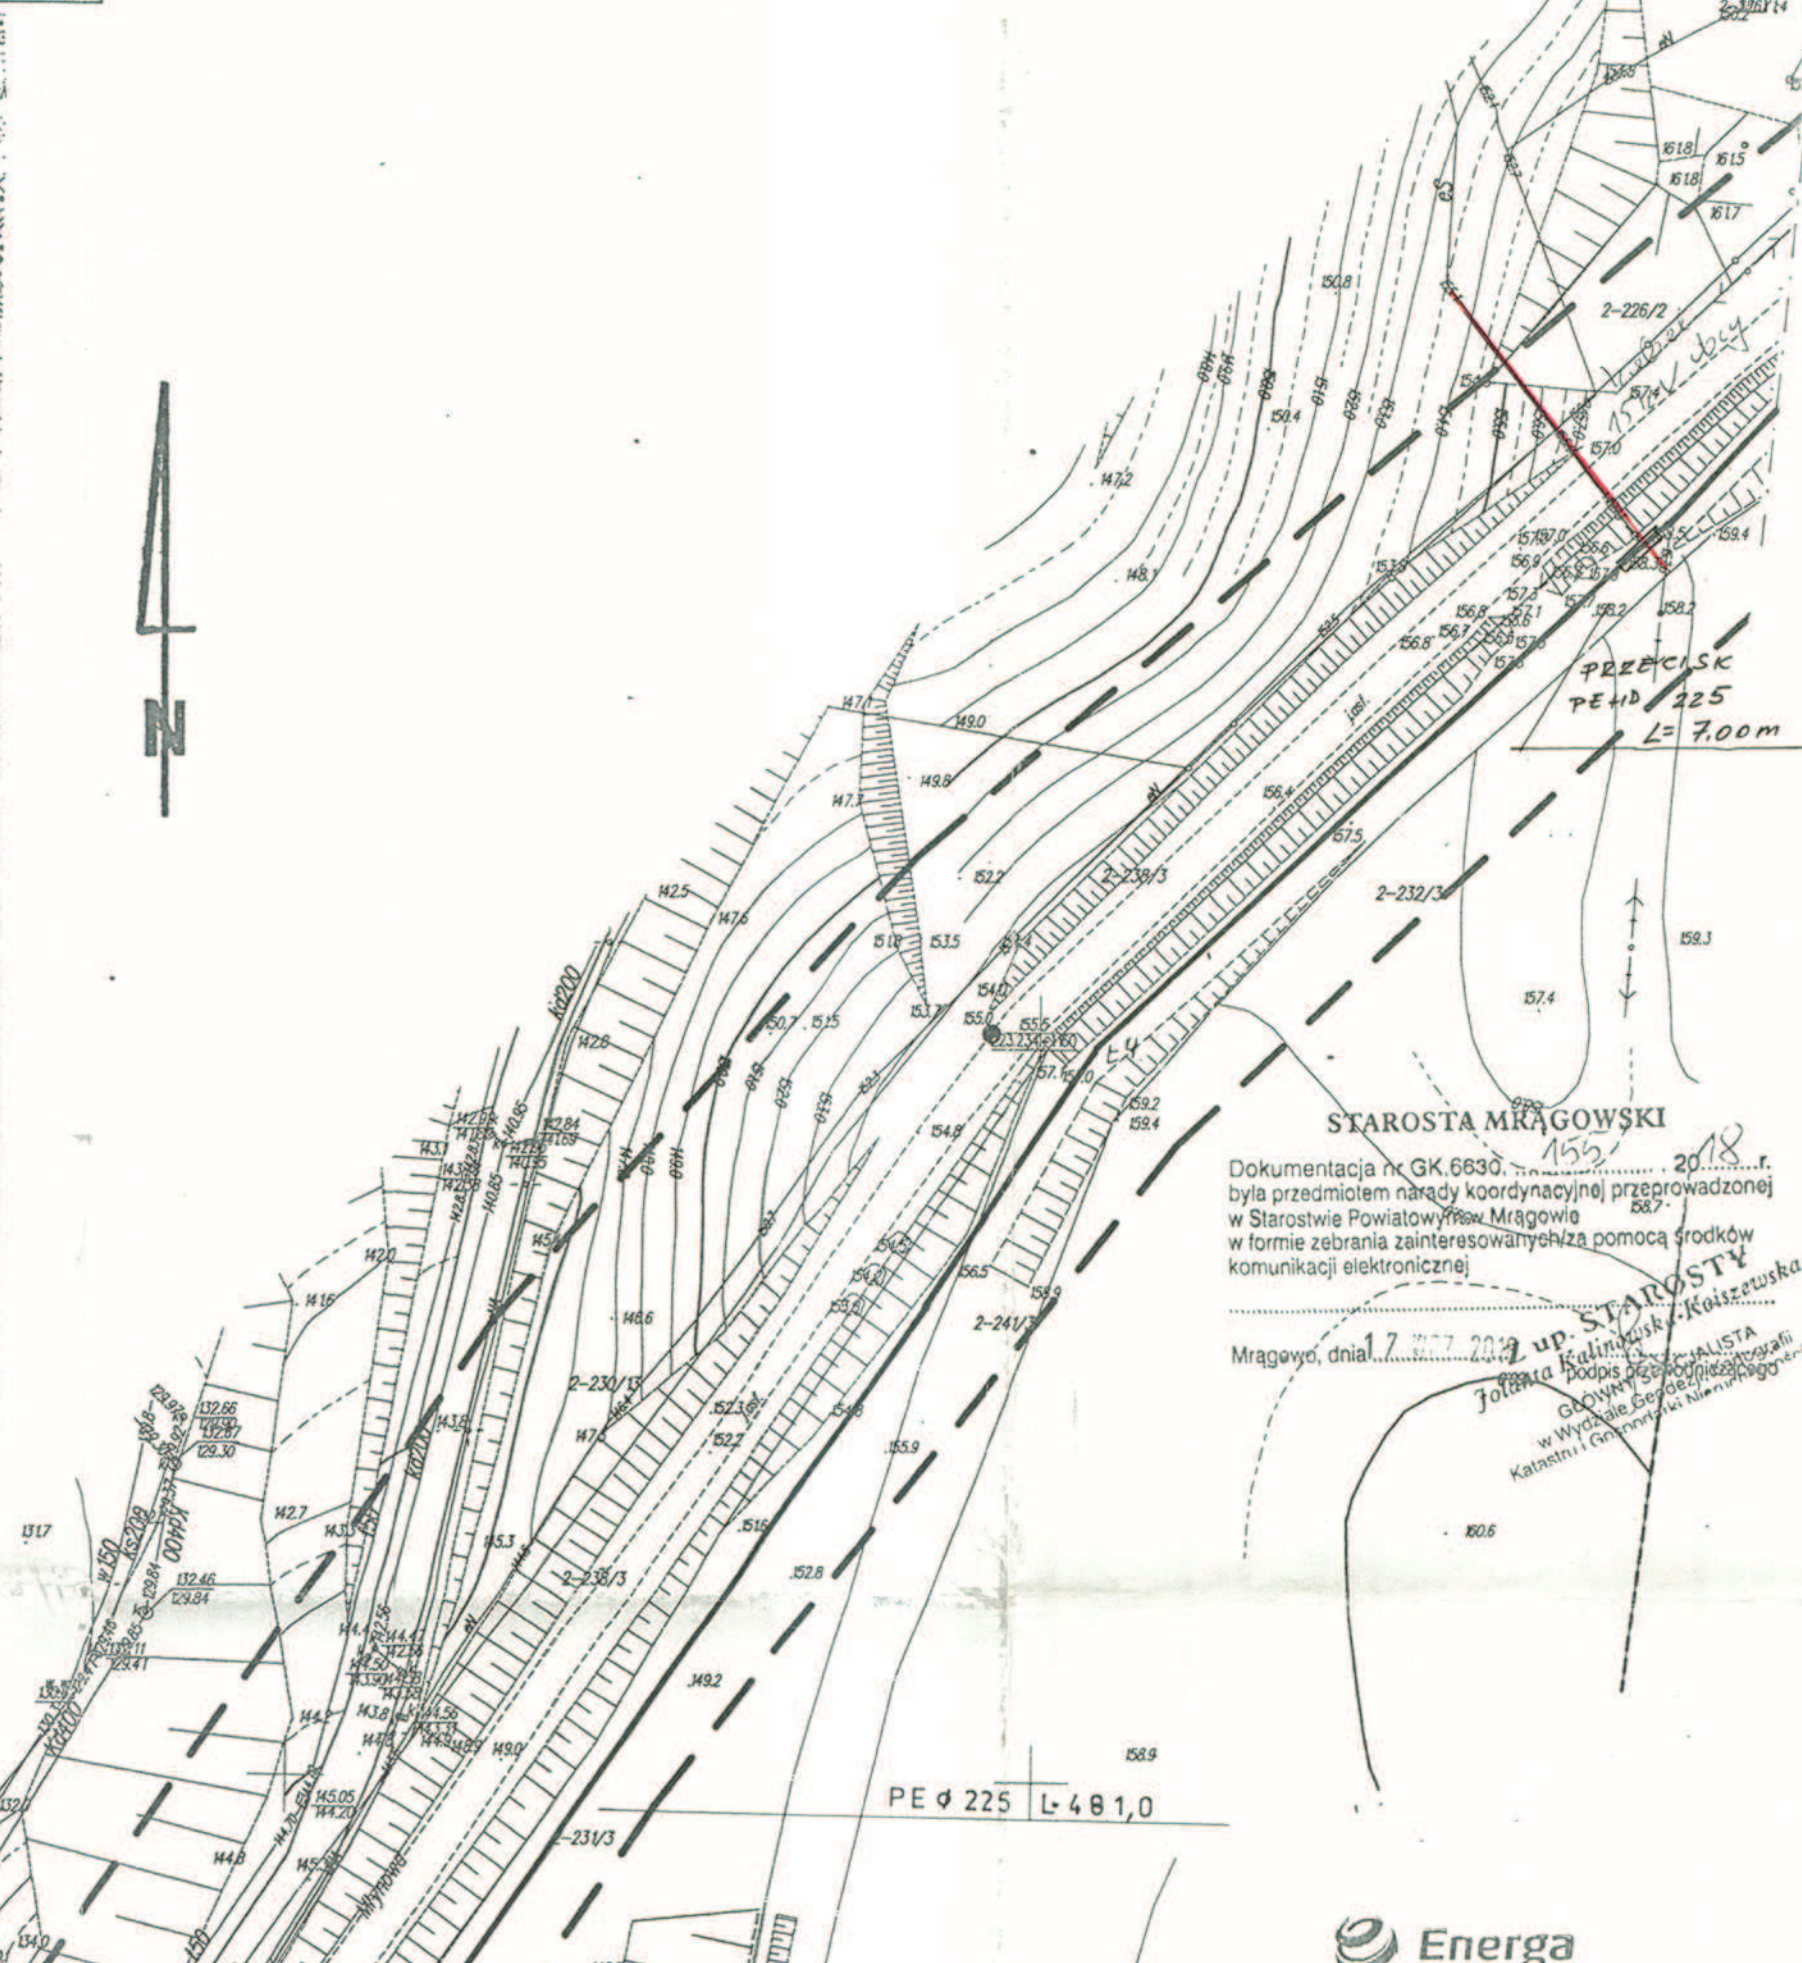

STAROSTA MRĄGOWSKI
Dokumentacja nr GK. 6630. 2018 r.
była przedmiotem narady koordynacyjnej przeprowadzonej
w Starostwie Powiatowym w Mrągowie
w formie zebrania zainteresowanych z pomocą środków
komunikacji elektronicznej

Mrągowo, dnia 17.07.2018 r. up. STAROSTY
Jolanta Kozłowska
GŁÓWNY SPECJALISTA
w Wydziale Geodezji, Kartografii
i Inżynierii Wodociągów i Kanalizacji

Energia
operator
ENERGA-OPERATOR SA
Oddział w Olsztynie
Rejon Dystrybucji w Kętrzynie
ul. Ogrodowa 17
11-400 Kętrzyn
KRS 0000033455
NIP 583-000-11-90

UZGODNIENIA BRANŻOWE
Dokumentacja PE...
ETAP I: ETAP II
Uzgodniono w zakresie kolizji z podziemnymi
kablami elektroenergetycznymi bez-energ
z zastrzeżeniem podanych przez 10.10.18
Kętrzyn, dn. 11.03.2018. Nr uzgodnienia 348/2018
Projekt branżowy elektryczny po opracowaniu
projektu do uwzględnienia w projekcie

Dotyczy rys 12, 16, 17, 18, 19, 20
15.10.17, 13.10.17
G.7, 8, 9, 10, 11
Bella Nowak

UWAGI
Budowa wodociągu -
m. Mrągowo - Szestno - Popowo
ETAP II - gmina Mrągowo
17.03.18 / 15.10.17

ZAŚRZEŻENIA:
1. Wszelkie rurociągi wodociągowe i gazowe, które przebiegają wzdłuż linii projektowanych, należy przedkładać do uwzględnienia w projekcie.
2. O rozbieżnościach w terenie należy poinformować i wytyczyć na gruncie.
3. Płocze ziemne w pobliżu urządzeń podziemnych poprzedzić ręcznym próbami przekopami.
4. Przy wystąpieniu kolizji projektowanych obiektów z urządzeniami wodociągowymi i gazowymi należy wytyczyć na gruncie i poinformować o tym właścicieli tych urządzeń.
5. Po wybudowaniu urządzeń podziemnych (przed rozpoczęciem) złożyć uprzednio geodecie pomiaru geodezyjnego oraz zgłosić do ZWIK Sp. z o.o. w Mrągowie dokonanie odbioru wstępnego. Warunkiem odbioru końcowego będzie dostarczenie 1 egz. geodezyjnej inwentaryzacji wykonawczej do ZWIK Sp. z o.o. w Mrągowie ul. Mazowieckiej 1A.

Niniejszym oświadczam, że projekt zagospodarowania terenu opracowano w wyniku prac geodezyjnych i kartograficznych, których rezultaty zawiera operat techniczny wpisany do ewidencji materiałów państwowego zasobu geodezyjnego i kartograficznego. Identyfikator ewidencyjny materiału - zasobu operatu technicznego: 2810.2018.524. Data wpisu do operatu technicznego do ewidencji materiałów zasobu: 14.CZE.2018

PROJEKTANT
mgr inż. Mieczysław Stosio
upr. bud. nr 105/90/OI
ul. Wolności 20D/17, 11-700 Mrągowo

Jednostka projektowa: Usługi projektowe Mieczysław Stosio, ul. Wolności 20D/17, 11-700 Mrągowo		
STADIUM	Projekt budowlany - plan zagospodarowania	Umowa nr
OBIĘKT	ETAP I Budowa wodociągu Mrągowo-Popowo Saleckie-Szestno	Nr rys. 12
ADRES	m. MRĄGOWO, gm. Mrągowo	Skala 1:1000
INWESTOR	GMINA MRĄGOWO Królewiecka 60A, 11-700 Mrągowo	Data: 09.2018
PROJEKTANT	Mieczysław Stosio	Upr. bud. 105/90/OI
SPRAWDZAJĄCY	Jerzy Romanowski	Upr. bud. 231/94/OI
ASYSTENT	Mariola Wysocka	

1) Na odcinku A-B należy przebudować wodociąg z przebiegiem wzdłuż me nr 225. wzm. 10.10.17
2) Wzdłuż linii A-B należy przebudować wodociąg z przebiegiem wzdłuż me nr 225. wzm. 10.10.17

KONTROLA
mgr inż. Mieczysław Stosio