
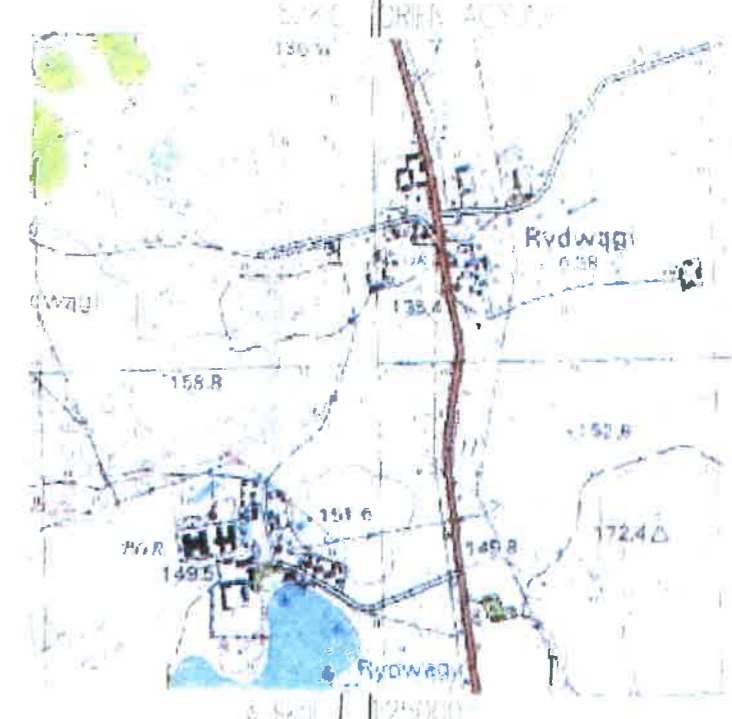


mgr inż. inż. architektki inżynierskiej Danuta Piszczałowska
uprawniona do projektowania nr SUW 75/90
z zakresu robót budowlanych
nr PDL 0096/PWOS/04
bez ograniczeń w specjalności instalacyjnej
w zakresie: instalacji urządzeń cieplnych,
wentylacji, klimatyzacji, gazowych, wodociągowych
i kanalizacyjnych

dnia 09.12.2015r

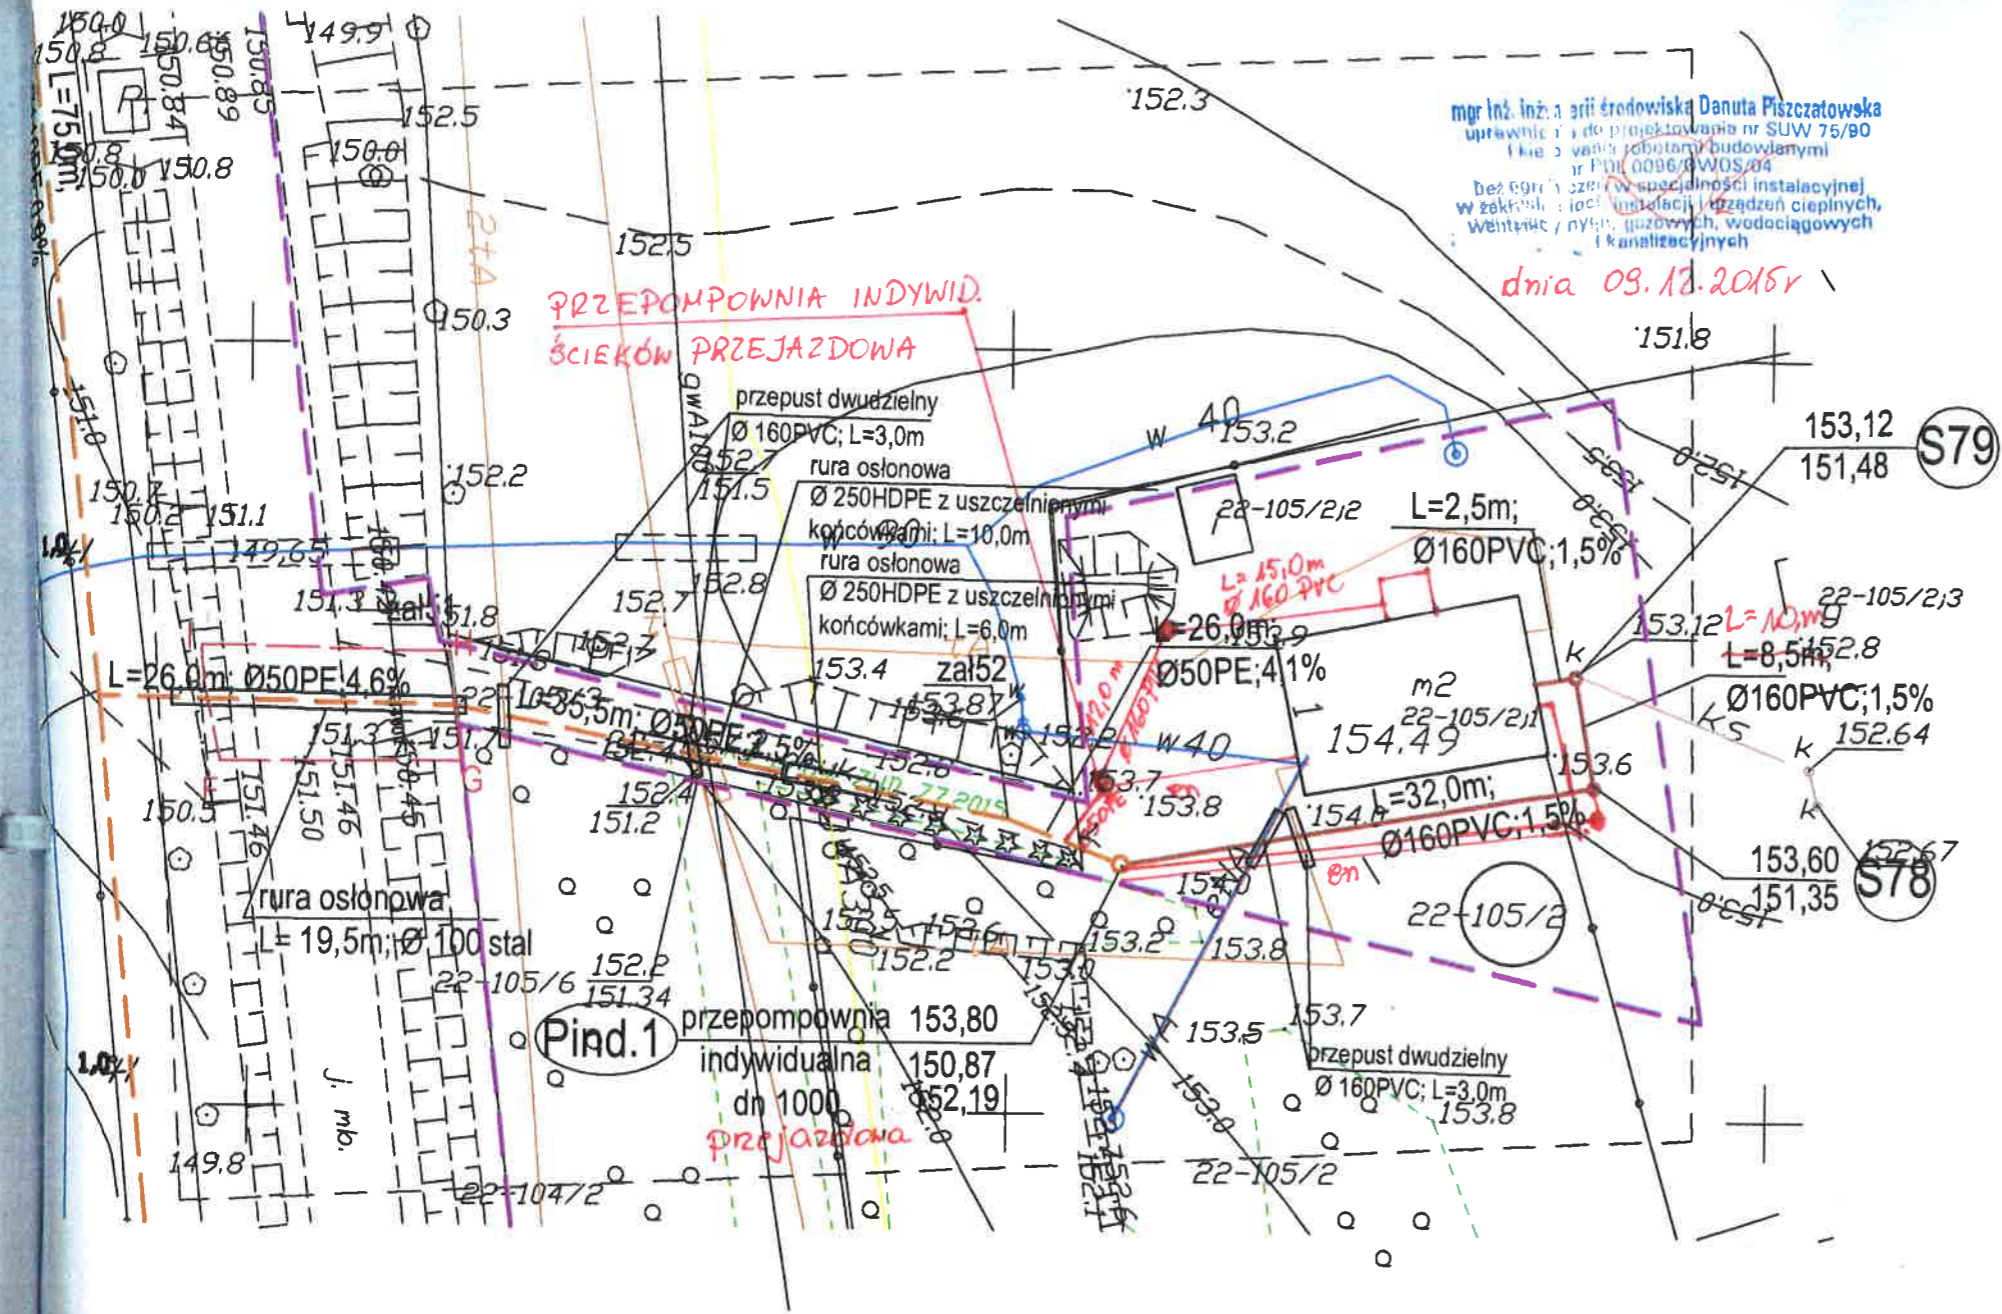

----- zasięg aktualizacji o punkt osnowy geodezyjnej prawnie chroniony

Mapa sytuacyjno-wysokościowa do celów projektowych
w skali 1: 500
Układ współrzędnych prostokątnych płaskich: **2000**
Układ wysokościowy: **Kromszlud 60**
gmina: **281003_2 Gmina Mragowo** Sekcje mapy:
obręb: **0022 Rydwągi** 7.212.23.18.4.3
miejscowość: **Rydwągi** 7.212.23.18.2.3
dz.nr: **389/1; 105/3; 307** 7.212.23.13.2.1
K.F.R.G.: **GK.6642.1.821.2015**
Wykonawca: **GEODETA UPRAWNIONY**
inż. Andrzej Just
GEOCAD-ANDRZEJ JUST Świadcstwo nr 19382
Usługi Geodezyjne i Taxi 12-200 Pisz, ul. T. Kościuszki 14/23
12-200 Pisz, ul. T. Kościuszki 14/23 tel. 502 607 398
NIP 849-137-28-08 REGON 510977131
Mragowo, dnia 30.09.2015

STAROSTA MRAGOWSKI
18.10.2015. 835
06 PAZ. 2015

Ne wyklicza się istnienie w terenie również urządzeń
pomiernych nielozonych a nie zgłoszonych do inwentaryzacji
geodezyjnej.
Wszelkie trwałe obiekty budowlane podlegają wytyczeniu przez
jednostkę wykonawstwa geodezyjnego

- LEGENDA**
- ZAKRES OPRACOWANIA INWESTYCJI
 - ZAKRES OPRACOWANIA MAPY
 - RUROCIĄGI KANALIZACJI SANITARNEJ TŁOCZNEJ
 - GRANICE DZIAŁKI
 - WG ODREBNEGO OPRACOWANIA
 - ZAKRES OPRACOWANIA W OBRĘBIE DZIAŁEK 319 I 390

SKALA 1:500

USLUGI PROJEKTOWE I INFORMATYCZNE DANUTA PISZCZALOWSKA UL. BIKORSKIEGO 67A 16-400 SUWAŁKI			
OBIEKT ADRES	Kanalizacja sanitarna grawitacyjna i tłoczna w msc. Rydwągi gmina Mragowo dz. nr.geod. 5/12, 5/13, 389/4, 389/5, 389/1 - obręb Rуска Wieś; 346, 347/89, 347/37, 347/40, 347/42, 5/11, 5/7, 5/5, 319, 105/2, 105/3, 314, 163, 128/2, 311, 128/4, 128/3, 129, 125/4, 125/2, 307, 118, 122, 153/1, 156, 153, 312, 164, 167/6, 167/2, 167/4, 144/5, 144/1, 114/2, 111/4, 117/1, 116/1, 110, 70, 19/3, 19/4, 19/9, 18/1, 18/3, 208, 18/4, 15/1, 227, 87/1, 94/1, 93/5, 93/4, 95/2, 97/2, 220, 225, 228, 92/2, 91/2, 89/2, 91/1, 88/1 - obręb Rydwągi		DATA 01.2015
BRANŻA	SANITARNA	NUMER UPRAWNIENI	PODPIS
PROJEKTANT	mgr inż. Danuta Piszczałowska	SUW 75/90	
OPRACOWAŁ	mgr inż. Sylwia Zadrozna		
SPRAWDZAJĄCY	mgr inż. Edyta Łysenko	PDL/0053/PWOS/09	
NAZWA RYS.	Projekt zagospodarowania terenu-kanalizacja sanitarna - ark. nr 9	PROJEKT BUDOWLANY	NR RYS. 5a